


RZUT PIWNIC

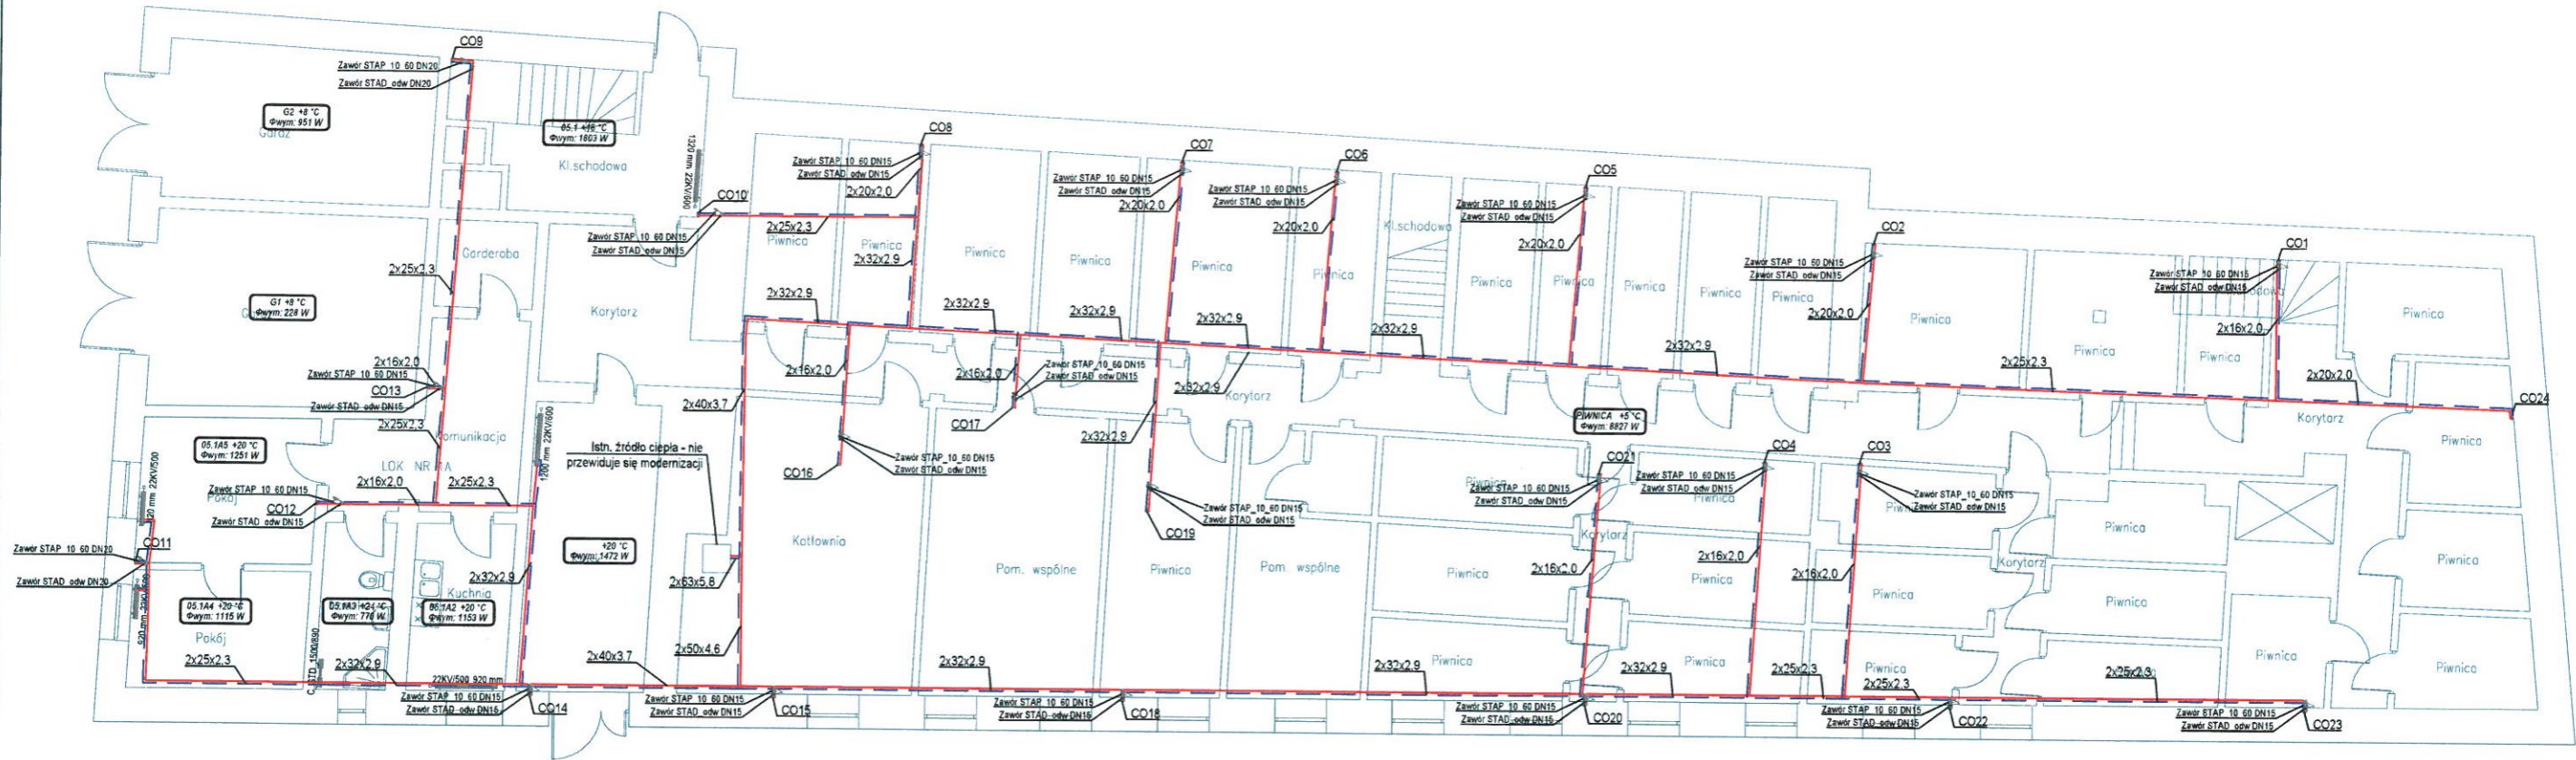


- Legenda:**
- Instalacja c.o.
 - 10/11 +20 °C - obł. zapotrzebowanie na ciepło dla pomieszczenia numer 10.11 o proj. temp. 20°C
 - info=011 - proj. grzejnik łazienkowy V&N o wymiarach H1100 I W750 (mm)
 - c_STD_1100/750 - proj. grzejnik płytowy V&N o wymiarach H500 I W520 (mm)
 - 22KV590 350 mm - proj. pion centralnego ogrzewania
- UWAGA:**
podłączenia do pojedynczych grzejników wykonać za pomocą instalacji 2x16x2.0



ul. Łokietka 18
59-220 Legnica
tel. 69778877
e-mail: t.wojcik@instalacje.legnica.pl

Obiekt: Przebudowa instalacji centralnego ogrzewania w budynku mieszkalnym wielorodzinnym przy ul. Wolności 1-3-5 w Chojnowie	Tytuł rysunku: RZUT PIWNIC - instalacja centralnego ogrzewania
Inwestor: WM przy ul. Plac Wolności 1-3-5 w Chojnowie	Stadium: projekt budowlany
Projektował: mgr inż. Tomasz Wójcik Nr ewid. 165/DOS/12	Branża: sanitarna
Asystent projektanta: mgr inż. Dorota Odzimek	Skala: 1:100 Data: 20.06.2020
Podpis:	Nr rysunku: 1/S

RZUT PARTERU

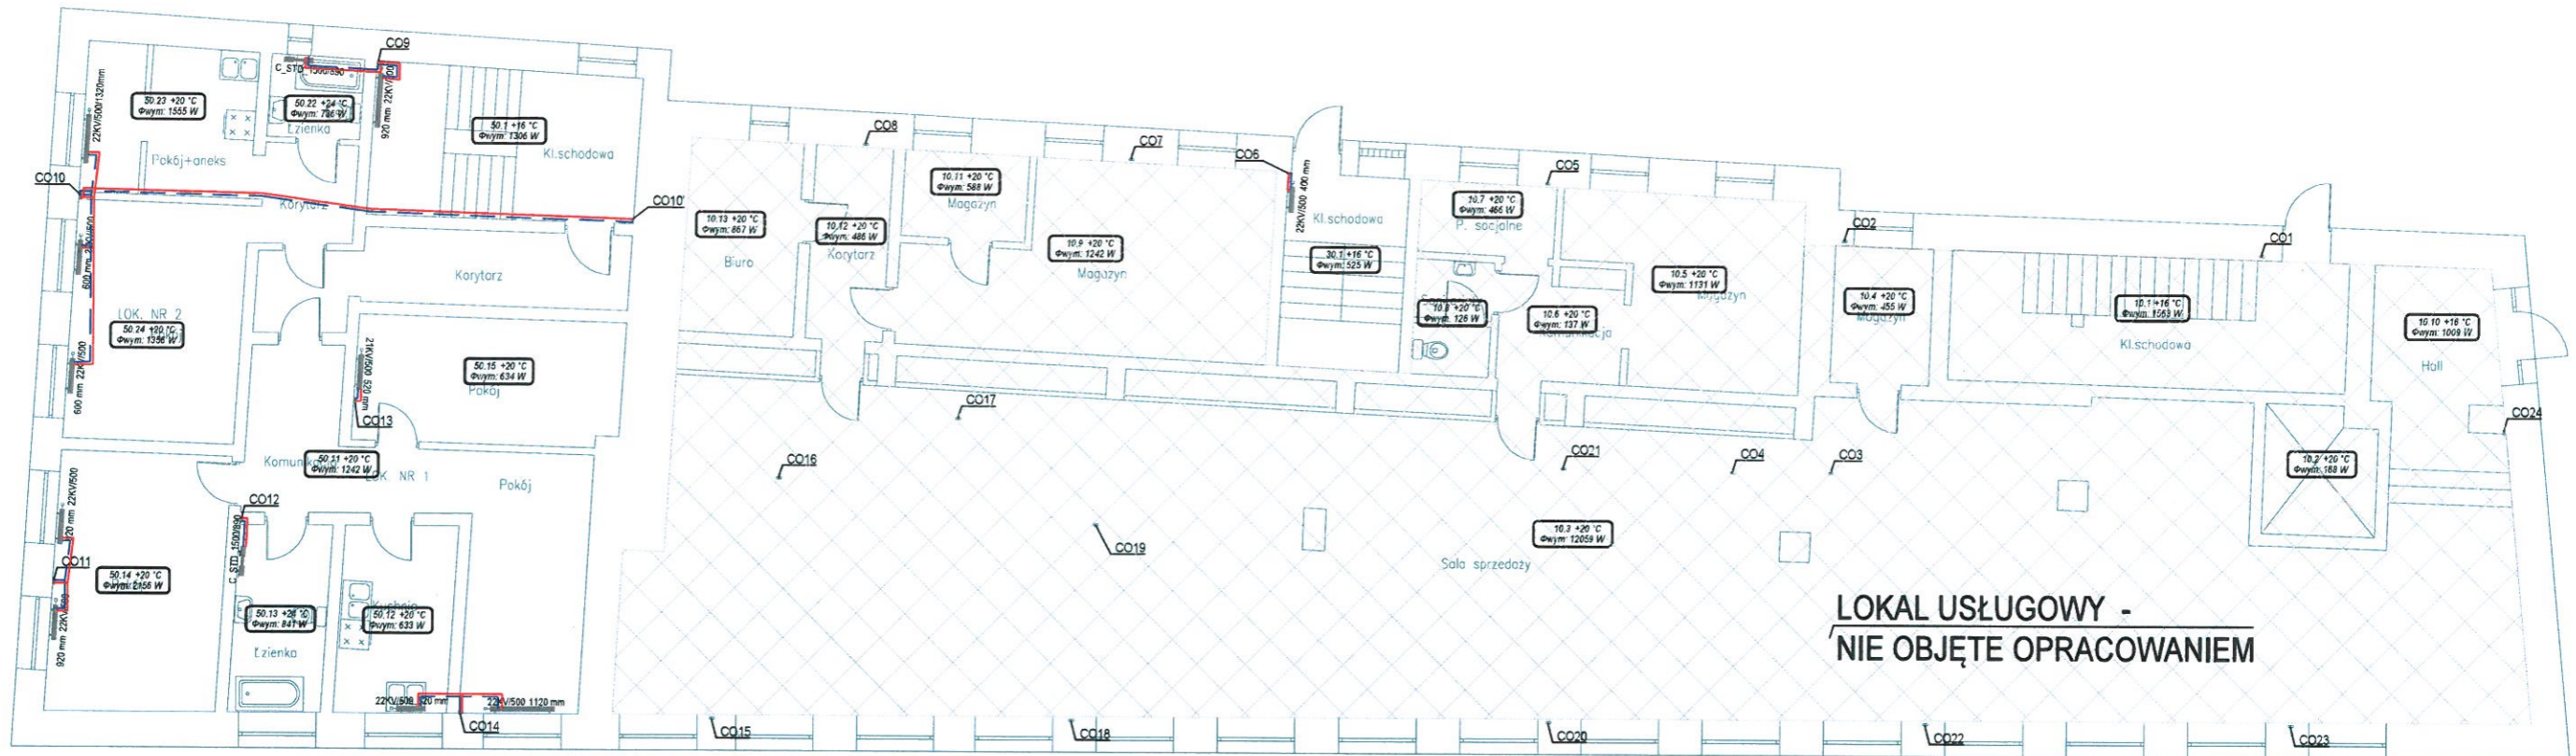

Legenda:	
	instalacja c.o.
	obł. zapotrzebowanie na ciepło dla pomieszczenia numer 10.11 o proj. temp. 20°C
	proj. grzejnik łazienkowy V&N o wymiarach H1100 i W750 (mm)
	proj. grzejnik płytowy V&N o wymiarach H500 i W520 (mm)
	proj. pion centralnego ogrzewania


UWAGA:
podłączenia do pojedynczych grzejników wykonać za pomocą instalacji 2x16x2,0

ENVIROTERM

ul. Łokietka 18
59-220 Legnica
tel. 69778877
e-mail: t.wojcik@instalacje.legnica.pl

Objekt: Przebudowa instalacji centralnego ogrzewania w budynku mieszkalnym wielorodzinnym przy ul. Wolności 1-3-5 w Chojnowie	Tytuł rysunku: RZUT PARTERU - instalacja centralnego ogrzewania
Inwestor: WM przy ul. Plac Wolności 1-3-5 w Chojnowie	Stadium: projekt budowlany
Projektował: mgr inż. Tomasz Wójcik Nr ewid. 165/DOS/12	Branża: sanitarna
Asystent projektanta: mgr inż. Dorota Odzimek	Skala: 1:100 Data: 20.06.2020
	Nr rysunku: 2/S

RZUT I-go PIĘTRA

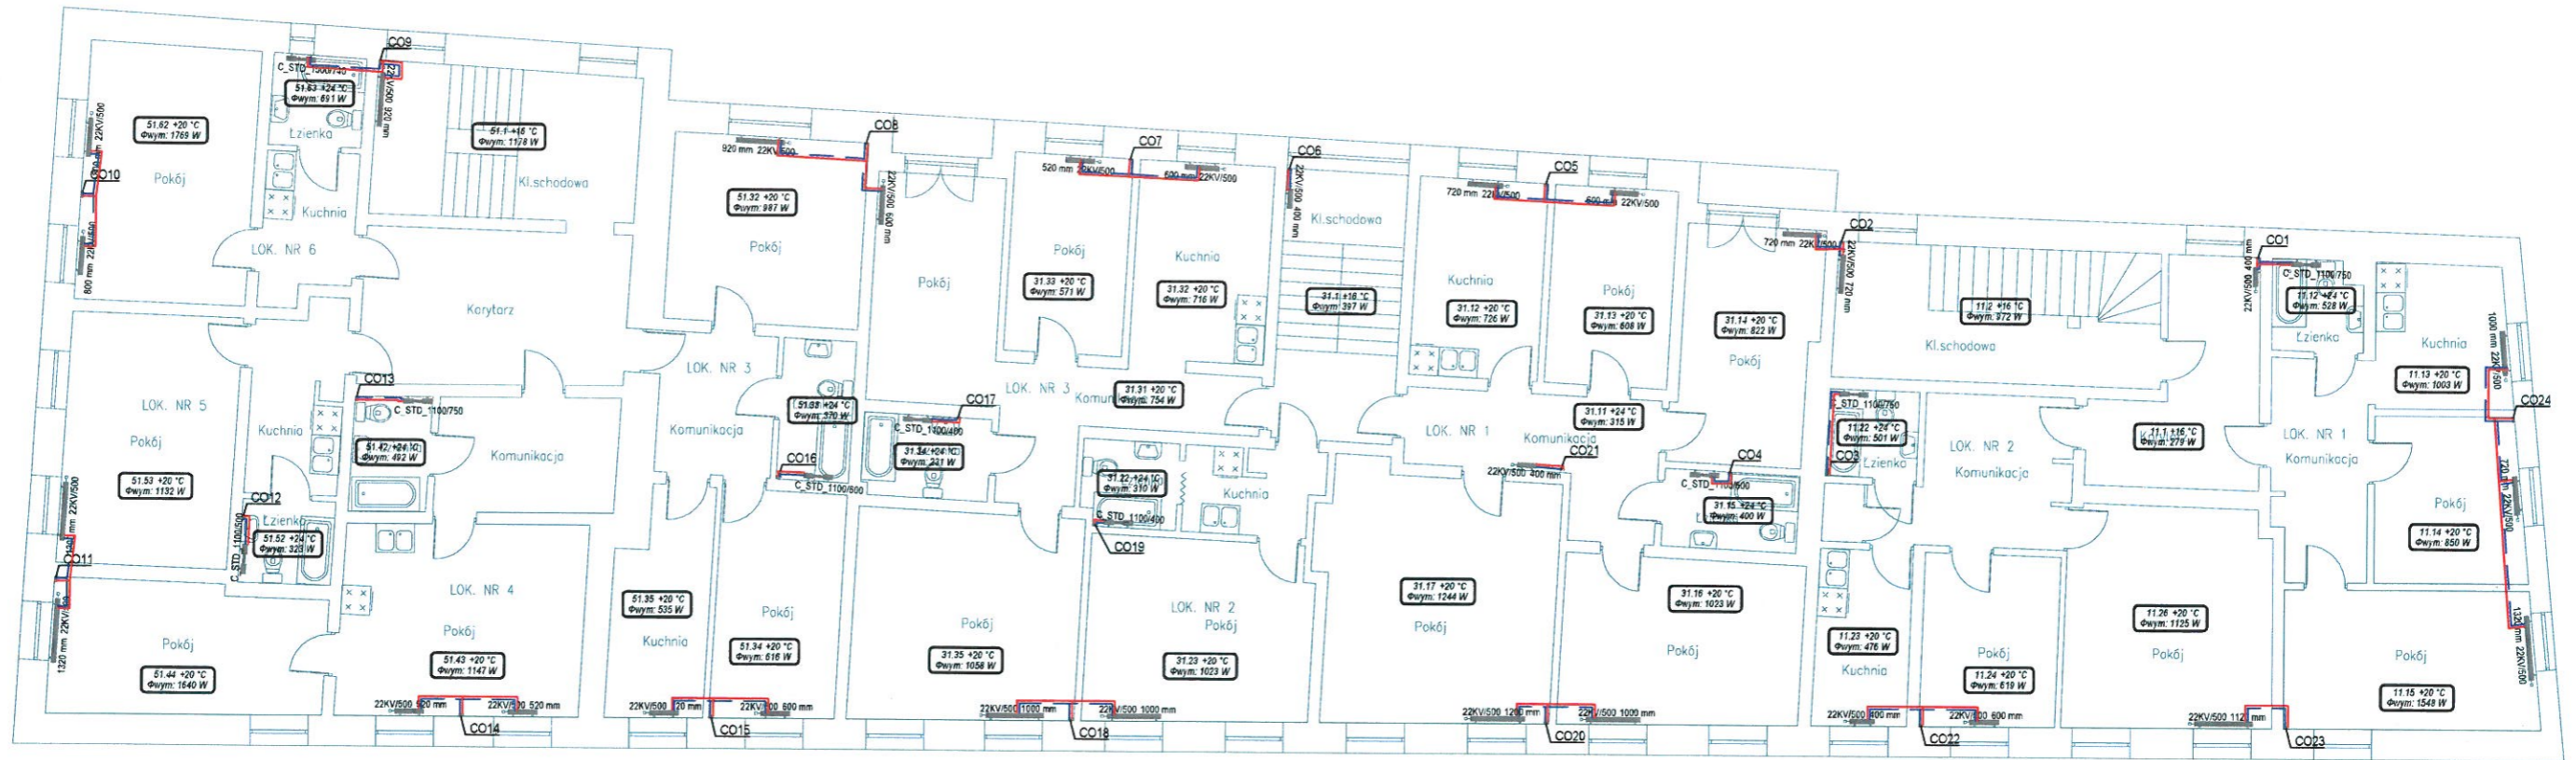


- Legenda:**
- instalacja c.o.
 - 10.11 +20 °C
Φwym: 588 W - obl. zapotrzebowanie na ciepło dla pomieszczenia numer 10.11 o proj. temp. 20°C
 - C_STD_1100750 - proj. grzejnik bazylkowy V&N o wymiarach H1100 | W750 (mm)
 - 22KV500 520 mm - proj. grzejnik płytowy V&N o wymiarach H500 | W520 (mm)
 - CO1 - proj. pion centralnego ogrzewania

UWAGA:
*podłączenie do pojedynczych grzejników wykonac za pomocą instalacji 2x16x2,0

ENVIROTERM		ul. Łokietka 18 59-220 Legnica tel. 69778877 e-mail: t.wojcik@instalacje.legnica.pl	
Objekt:	Przebudowa instalacji centralnego ogrzewania w budynku mieszkalnym wielorodzinnym przy ul. Wolności 1-3-5 w Chojnowie	Tytuł rysunku:	RZUT I PIĘTRA -instalacja centralnego ogrzewania
Investor:	WM przy ul. Plac Wolności 1-3-5 w Chojnowie	Stadium:	projekt budowlany
Projektował:	mgr inż. Tomasz Wójcik Nr ewid. 165/DOS/12	Podpis:	Skala: 1:100
Asystent projektanta:	mgr inż. Dorota Odzimek	Podpis:	Data: 20.06.2020
			Nr rysunku: 3/S

RZUT II-go PIĘTRA

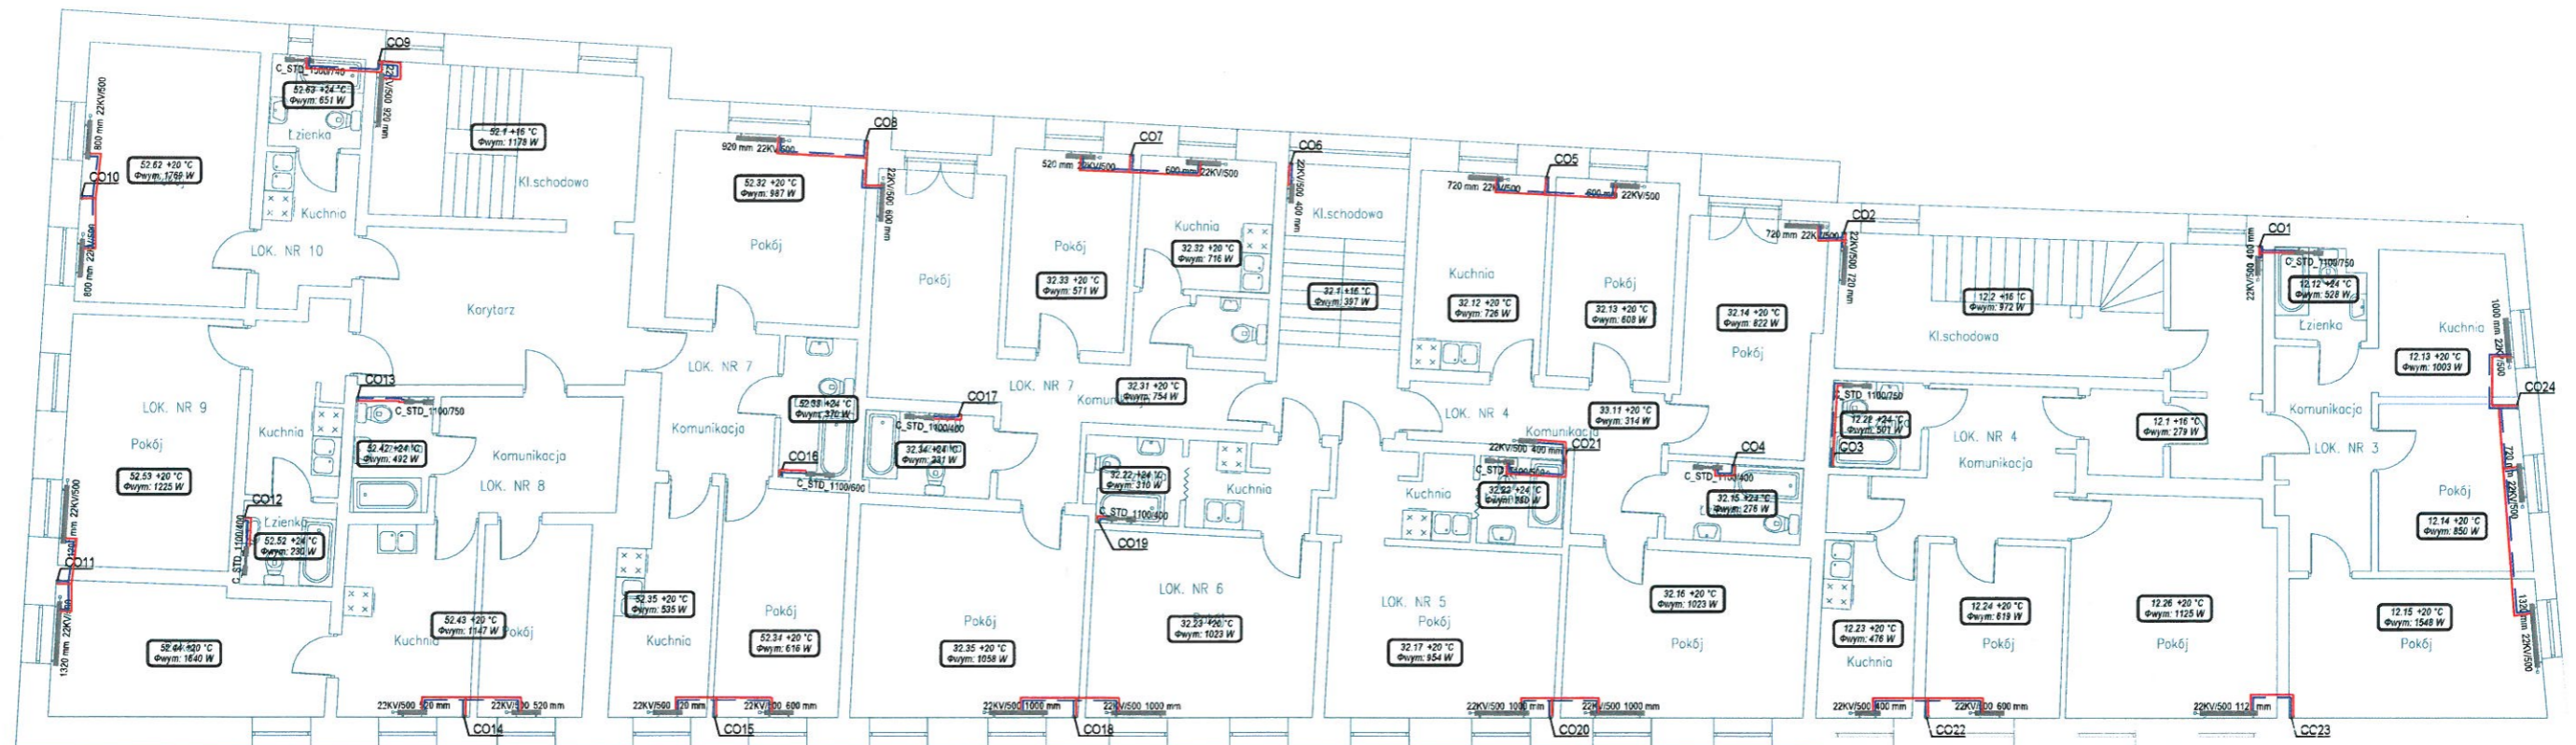


- Legenda:**
- - instalacja c.o.
 - 10.11 +20°C
Φwym: 588 W - obl. zapotrzebowanie na ciepło dla pomieszczenia numer 10.11 o proj. temp. 20°C
 - C_STD_1100/750 - proj. grzejnik bazenkowy V&N o wymiarach 11100 x W750 (mm)
 - 22KV/500 520 mm - proj. grzejnik płytowy V&N o wymiarach H500 x W520 (mm)
 - CO1 - proj. pion centralnego ogrzewania

UWAGA:
* podłączenia do pojedynczych grzejników wykonać za pomocą instalacji 2x16x2,0

ENVIROTERM		ul. Łokietka 18 59-220 Legnica tel. 697778877 e-mail: t.wojcik@instalacje.legnica.pl	
Dobiet:	Przebudowa instalacji centralnego ogrzewania w budynku mieszkalnym wielorodzinnym przy ul. Wolności 1-3-5 w Chojnowie	Tytuł rysunku:	RZUT II PIĘTRA - instalacja centralnego ogrzewania
Investor:	WM przy ul. Plac Wolności 1-3-5 w Chojnowie	Stadium:	projekt budowlany
Projektował:	mgr inż. Tomasz Wójcik Nr ewid. 165/DOŚ/12	Podpis:	Skala: 1:100 Data: 20.06.2020
Asystent projektanta:	mgr inż. Dorota Odzimek	Podpis:	Nr rysunku: 4/S
		Branża: sanitarna	

RZUT III-go PIĘTRA

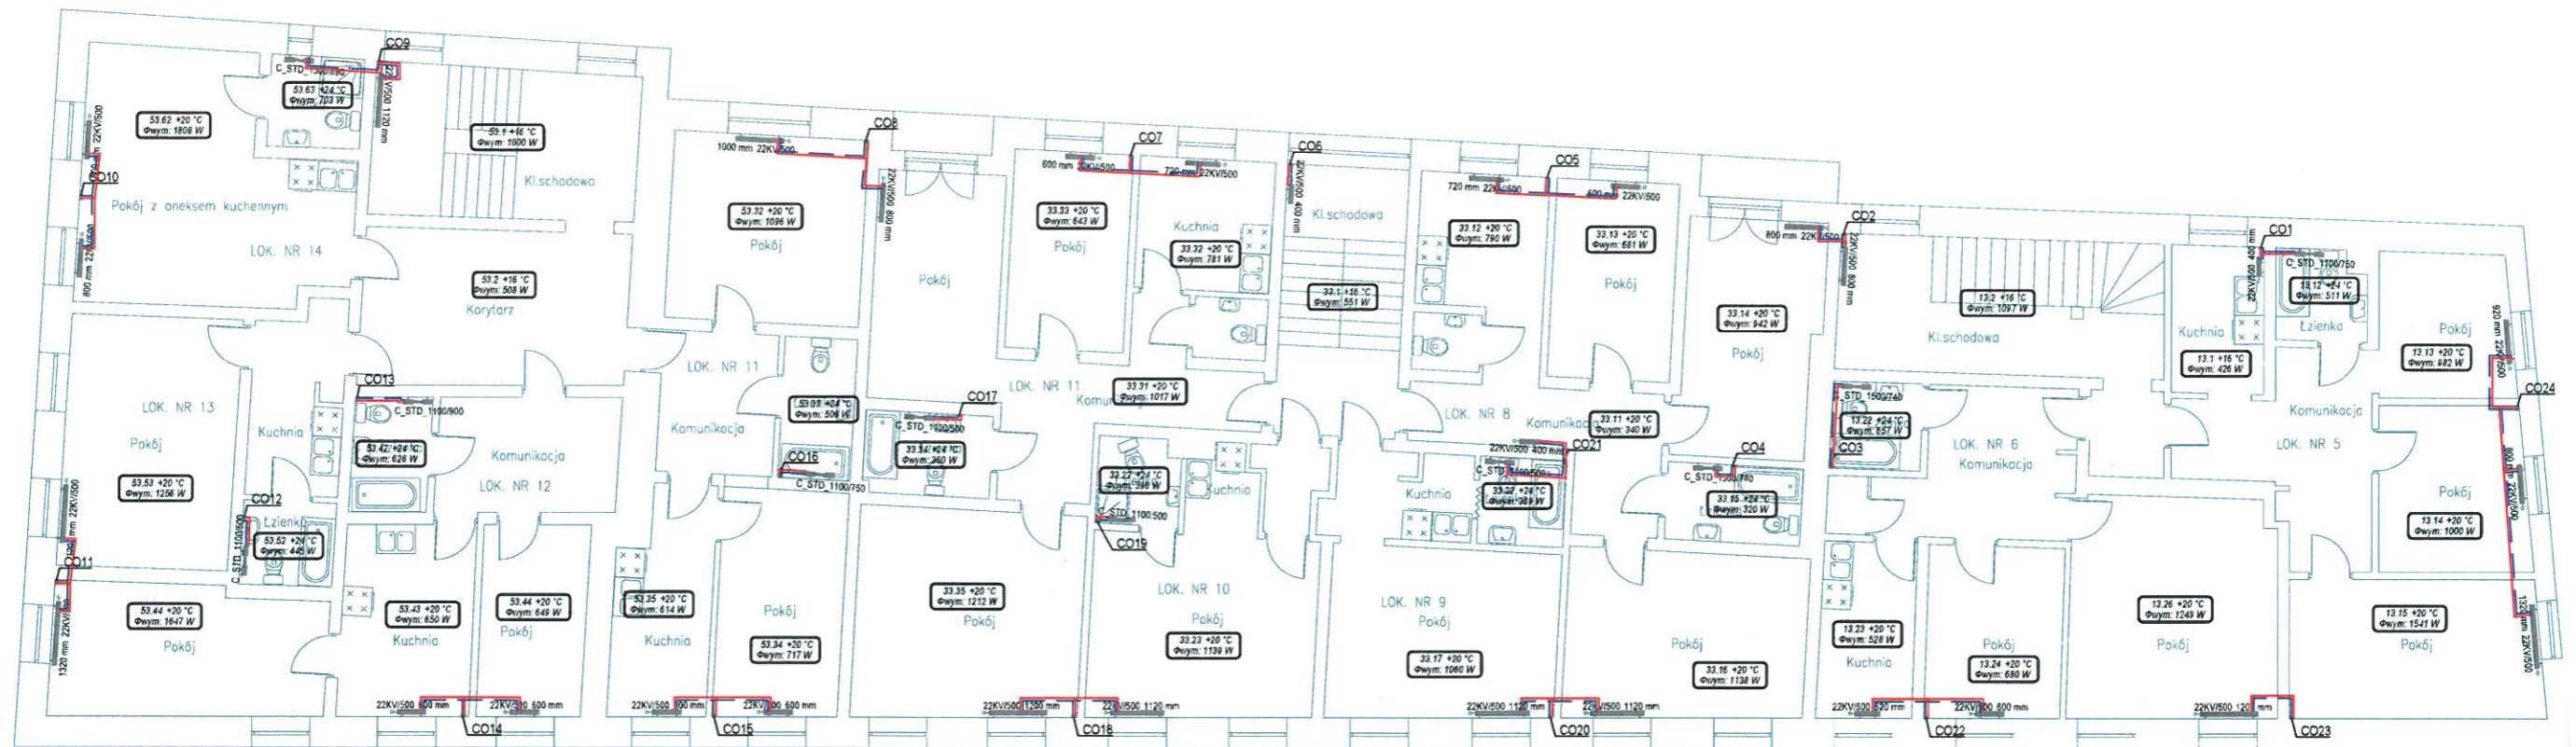

- Legenda:**
- - instalacja c.o.
 - 10.71 +20 °C
Øwym: 588 W - obł. zapotrzebowanie na ciepło dla pomieszczenia numer 10,11 o proj. temp. 20°C
 - C.STD. 1100/750 - proj. grzejnik łazienkowy V&N o wymiarach H1100 i W750 (mm)
 - 22KV/500 520 mm - proj. grzejnik płytowy V&N o wymiarach H500 i W520 (mm)
 - CO1 - proj. pion centralnego ogrzewania

UWAGA:
*podłączenia do pojedynczych grzejników wykonać za pomocą instalacji 2x16x2,0

ENVIROTERM		ul. Lokietka 18 59-220 Legnica tel. 697778877 e-mail: t.wojcik@instalacje.legnica.pl	
Objekt:	Przebudowa instalacji centralnego ogrzewania w budynku mieszkalnym wielorodzinnym przy ul. Wolności 1-3-5 w Chojnowie	Tytuł rysunku:	RZUT III PIĘTRA -instalacja centralnego ogrzewania
Investor:	WM przy ul. Plac Wolności 1-3-5 w Chojnowie	Stadium:	projekt budowlany
Projektował:	mgr inż. Tomasz Wójcik Nr ewid. 165/DOŚ/12	Podpis:	_____
Asystent projektanta:	mgr inż. Dorota Odzimek	Podpis:	_____
		Skala:	1:100
		Data:	20.06.2020
		Nr rysunku:	5/S