



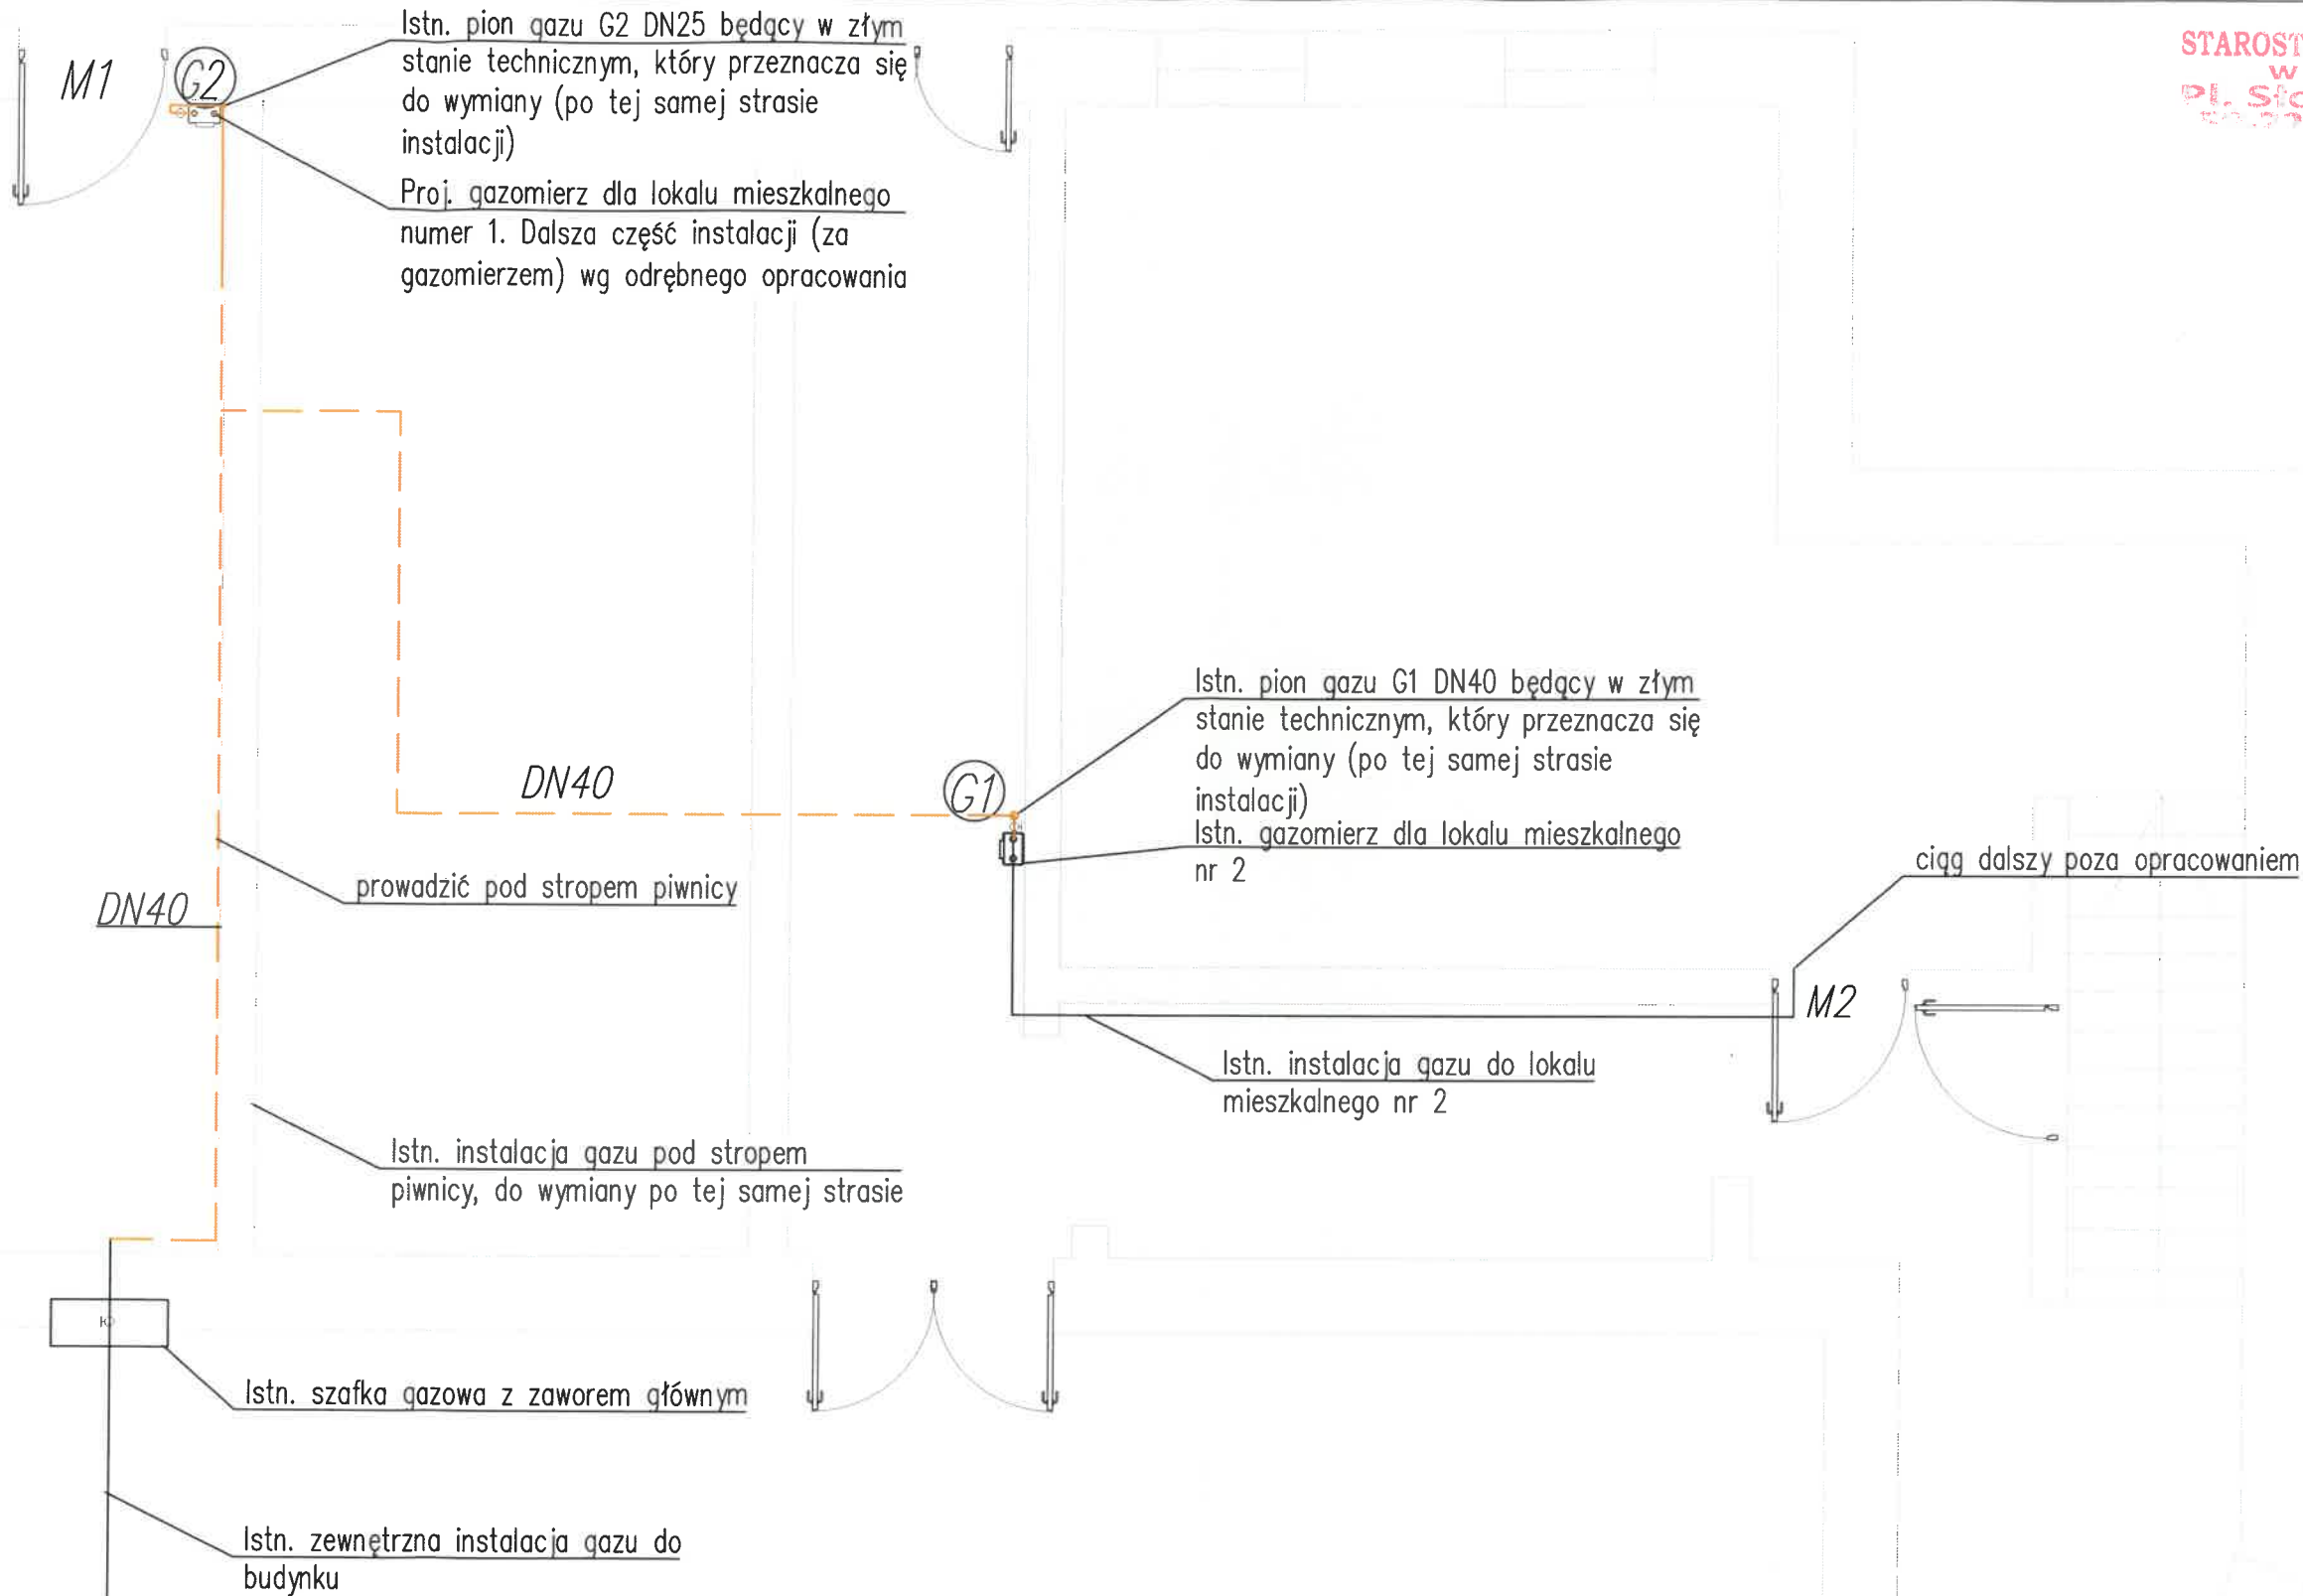

LEGENDA

- proj. instalacja gazu
- istn. instalacja gazu
- ⊙ — proj. pion gazowy
- - - - - proj. instalacja gazu pod stropem w piwnicy, po trasie istniejącej instalacji

|                                                                                           |  |                                                                                               |  |
|-------------------------------------------------------------------------------------------|--|-----------------------------------------------------------------------------------------------|--|
| <b>ENVIROTERM</b>                                                                         |  | ul. Łokietka 18<br>59-220 Legnica<br>tel. 697778877<br>e-mail: t.wojcik@instalacje.legnica.pl |  |
| Obiekt:<br>Przebudowa wewnętrznej instalacji gazowej w budynku mieszkalnym wielorodzinnym |  | Tytuł rysunku:<br><b>RZUT PARTERU –WEW. INSTALACJA GAZU</b>                                   |  |
| Adres:<br>Ul. Legnicka 49, Chojów 59-225<br>Identyfikator działki 020901_1.0004.209/78    |  | Stadium: <b>projekt budowlany</b><br>Branża: <b>sanitarna</b>                                 |  |
| Projektował:<br>mgr inż. Tomasz Wójcik<br>Nr ewid. 165/DOS/12                             |  | Podpis:<br>                                                                                   |  |
| Sprawdzający:<br>mgr inż. Agata Chrościak<br>Nr ewid. DOS/0122/PBS/24                     |  | Skala: <b>1:50</b><br>Data: <b>13.06.2025r</b>                                                |  |
|                                                                                           |  | Nr rysunku:<br><b>2/S</b>                                                                     |  |

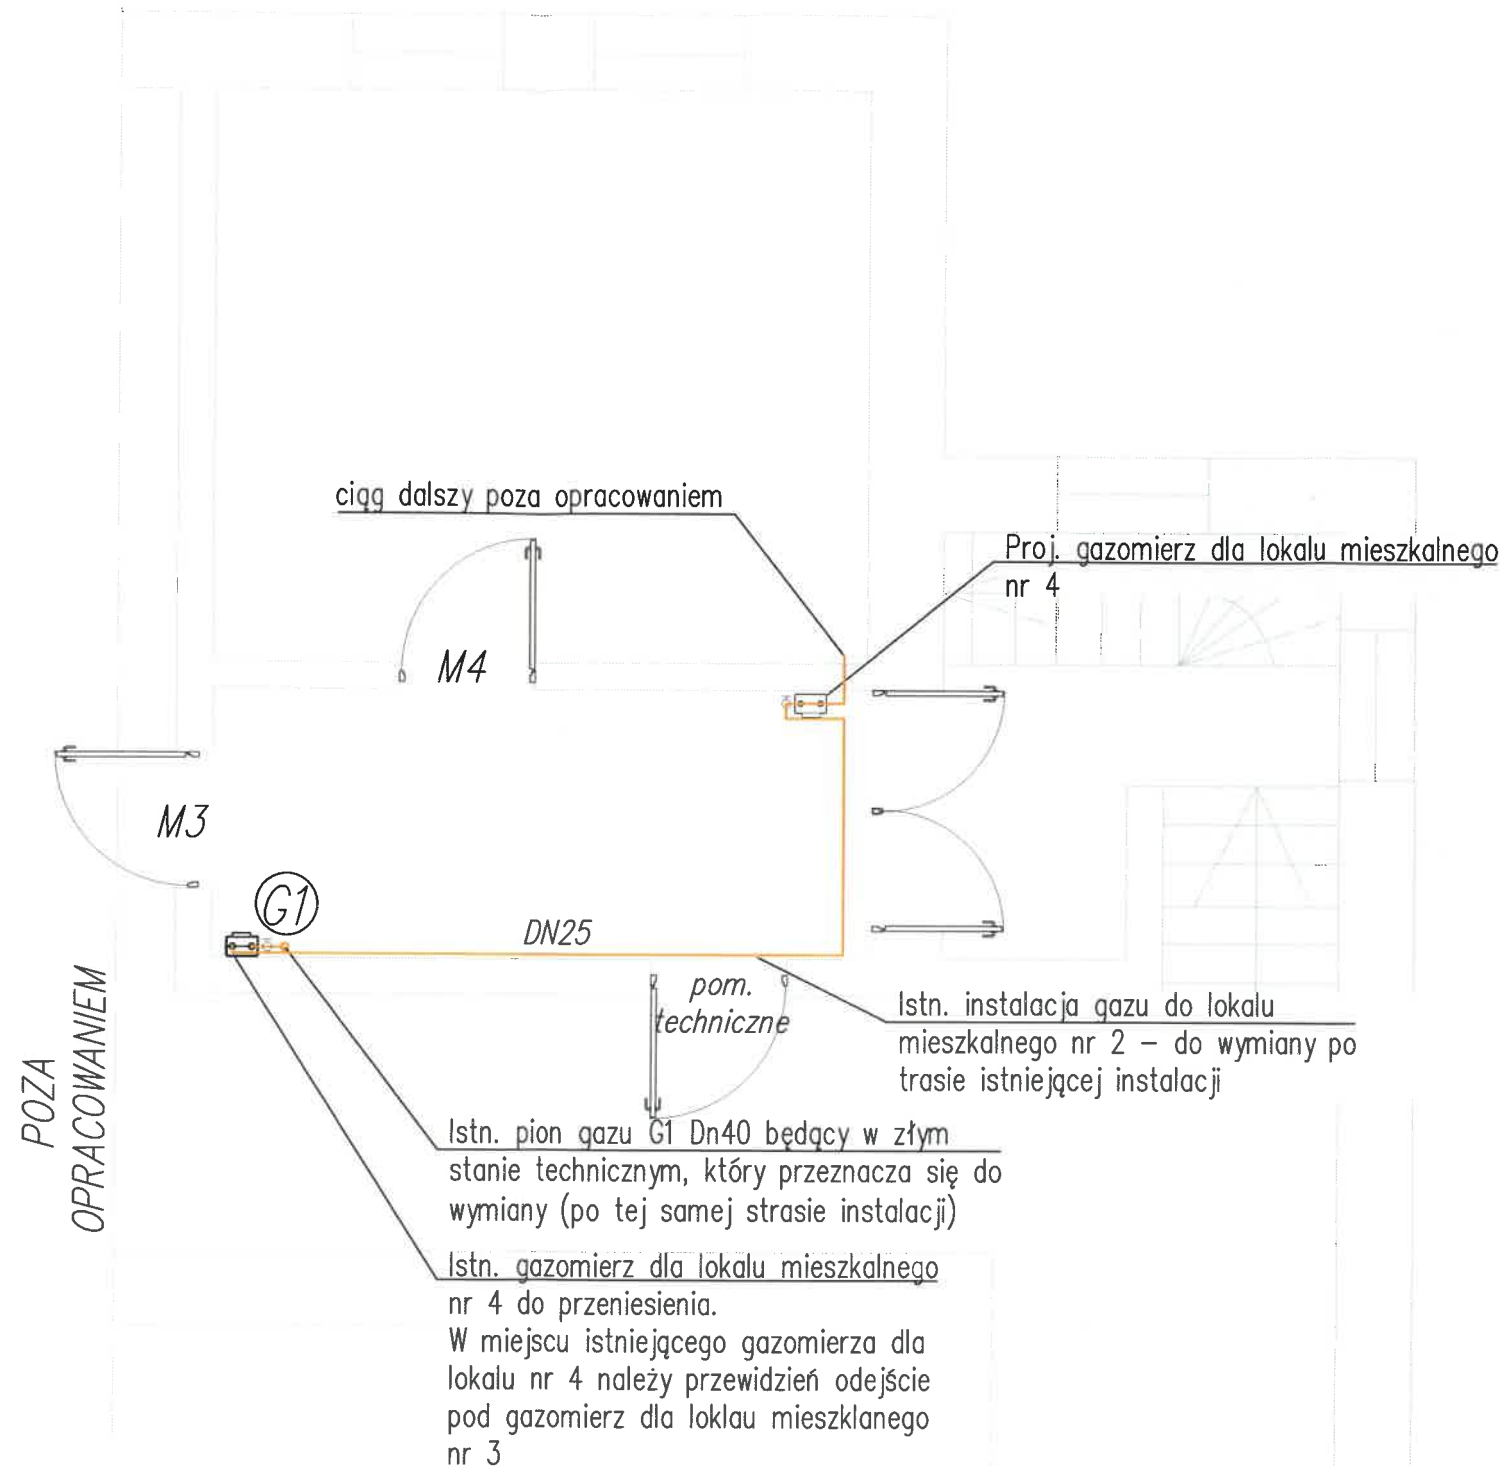


## LEGENDA

- proj. instalacja gazu
- istn. instalacja gazu
- proj. pion gazowy
- proj. instalacja gazu pod stropem w piwnicy, po trasie istniejącej instalacji

**ENVIROTERM**

ul. Łokietka 18  
59-220 Legnica  
tel. 697778877  
e-mail: t.wojcik@instalacje.legnica.pl

|              |                                                                                |                |                                     |
|--------------|--------------------------------------------------------------------------------|----------------|-------------------------------------|
| Obiekt:      | Przebudowa wewnętrznej instalacji gazowej w budynku mieszkalnym wielorodzinnym | Tytuł rysunku: | RZUT PIETRA I -WEW. INSTALACJA GAZU |
| Adres:       | Ul. Legnicka 49, Chojów 59-225<br>Identyfikator działki 020901_1.0004.209/78   | Stadium:       | projekt budowlany                   |
| Projektował: | mgr inż. Tomasz Wójcik<br>Nr ewid. 165/DOS/12                                  | Branża:        | sanitarna                           |
|              | mgr inż. Agata Chrościak<br>Nr ewid. DOS/0122/PBS/24                           | Podpis:        | Skala: 1:50<br>Data: 13.06.2025r    |
|              |                                                                                | Nr rysunku:    | 3/S                                 |

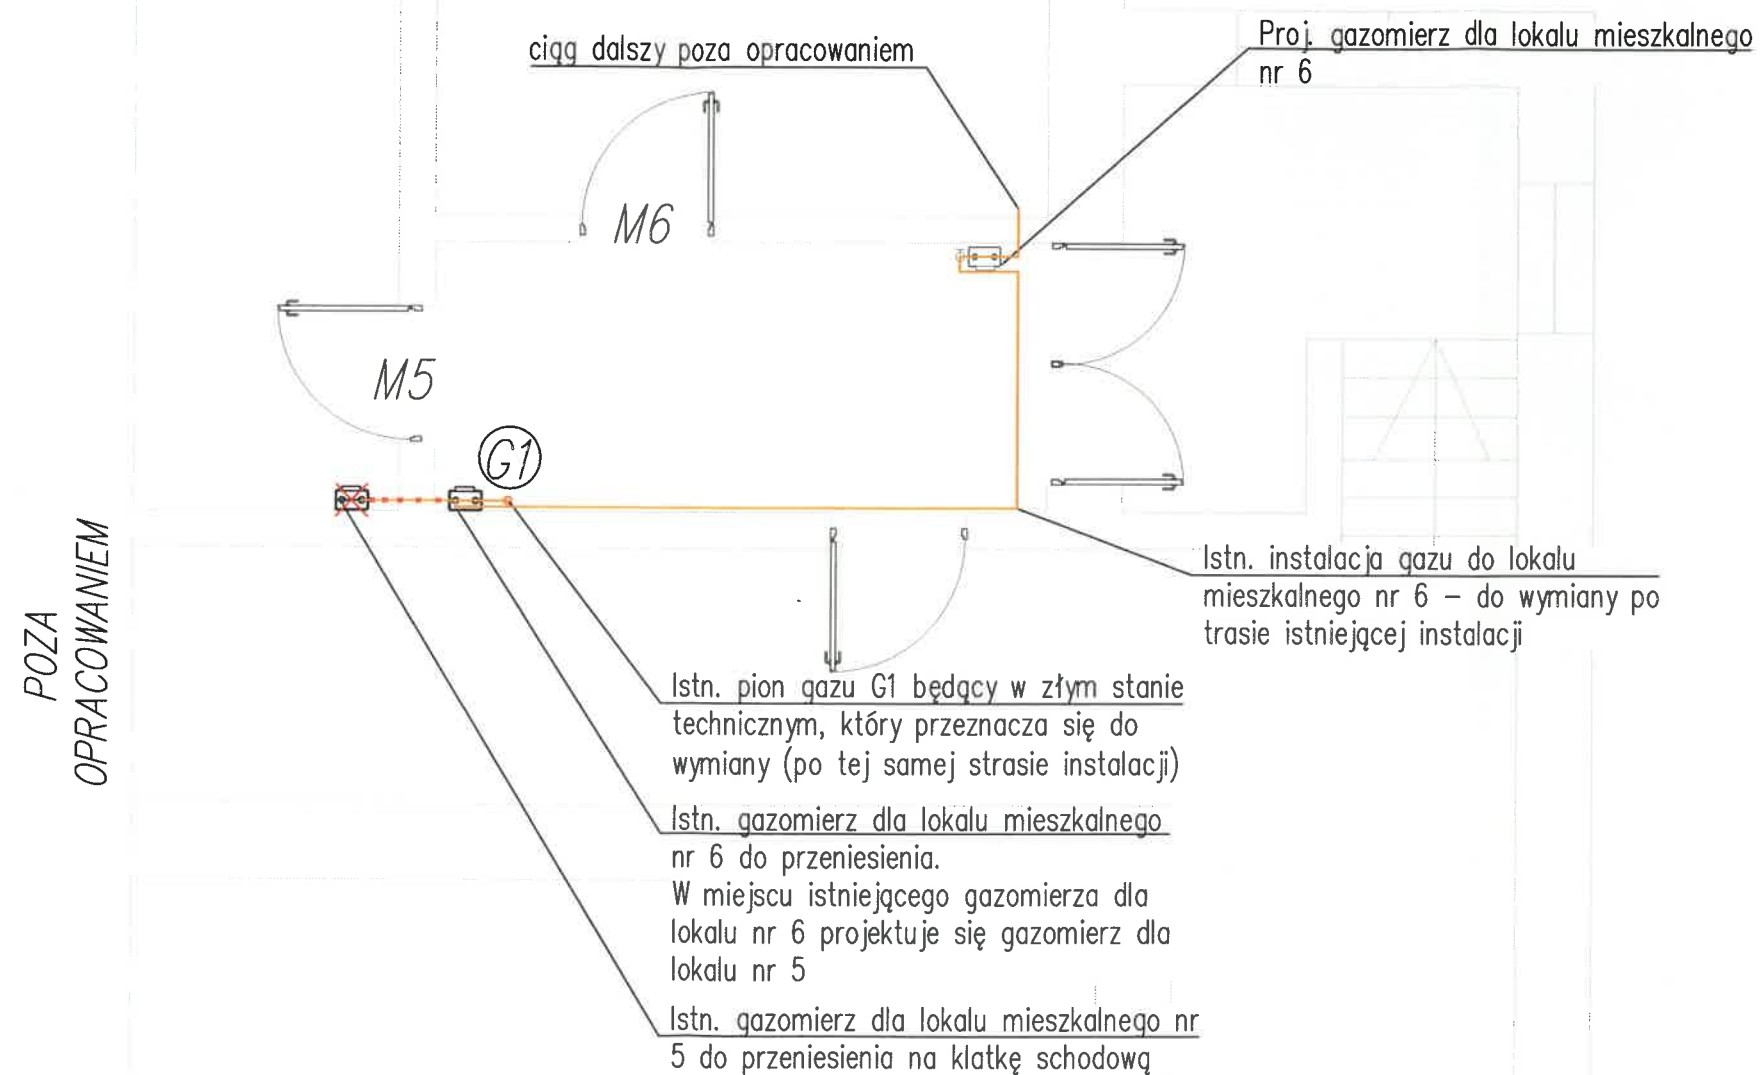

## LEGENDA

- proj. instalacja gazu
- istn. instalacja gazu
- Ⓜ —proj. pion gazowy
- proj. instalacja gazu pod stropem w piwnicy, po trasie istniejącej instalacji

# ENVIROTERM

ul. Łokietka 18  
59-220 Legnica  
tel. 697778877  
e-mail: t.wojcik@instalacje.legnica.pl

|              |                                                                                |                |                                      |                    |
|--------------|--------------------------------------------------------------------------------|----------------|--------------------------------------|--------------------|
| Obiekt:      | Przebudowa wewnętrznej instalacji gazowej w budynku mieszkalnym wielorodzinnym | Tytuł rysunku: | RZUT PIĘTRA II –WEW. INSTALACJA GAZU |                    |
| Adres:       | Ul. Legnicka 49, Chojnów 59-225<br>Identyfikator działki 020901_1.0004.209/78  | Stadium:       | projekt budowlany                    |                    |
| Projektował: | mgr inż. Tomasz Wójcik<br>Nr ewid. 165/DOS/12                                  | Branża:        | sanitarna                            |                    |
|              | mgr inż. Agata Chrościak<br>Nr ewid. DOS/0122/PBS/24                           | Podpis:        | Skala: 1:50<br>Data: 13.08.2025r     | Nr rysunku:<br>4/S |