




LEGENDA

- # ENVIROTERM

Tytuł rysunku: **RZUT PARTERU -WEW. INSTALACJA GAZU**

1/S

POZA
OPRACOWANIEM

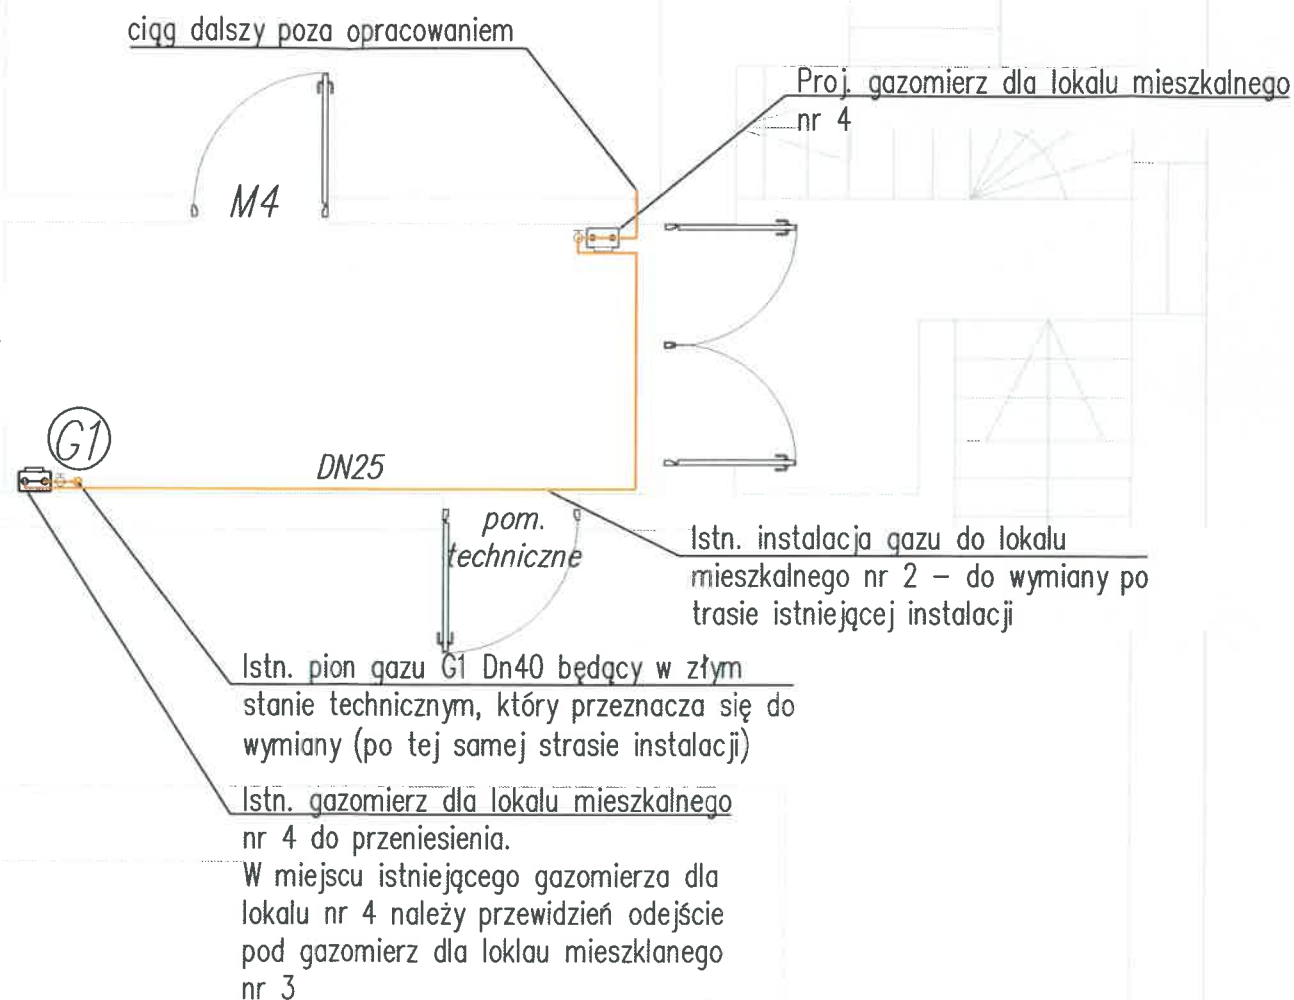

UWAGA

Gazomierze należy instalować w przedziale wysokości od 0,3m do 1,8m od poziomu podłogi do spodu gazomierza lub co najmniej 0,5 m od poziomu terenu. Gazomierze instalowane bez szafek, na tym samym poziomie co liczniki elektryczne lub inne mogące iskrzyć urządzenia, powinny być od nich oddalone co najmniej o 1m. Instalację w piwnicy, pion oraz podejścia do gazomierzy należy wykonać z rur stalowych bez szwu bądź rur stalowych ze szwem przewodowych, zgodnych z wymaganiami przedmiotowych Polskich Norm, łączonych przez spawanie. Przewody za gazomierzami lub odgałęzieniami prowadzącymi do odrębnych mieszkań lub lokali użytkowych, powinny być wykonane z rur stalowych bez szwu bądź rur stalowych ze szwem przewodowych, zgodnych z wymaganiami przedmiotowych Polskich Norm, łączonych przez spawanie, łączonych również z zastosowaniem połączeń gwintowanych lub z rur miedzianych łączonych przez lutowanie lutem twardym. Dopuszcza się system zaciskowy.

LEGENDA


- proj. instalacja gazu
- istn. instalacja gazu
- ⊙ — proj. pion gazowy
- proj. instalacja gazu pod stropem w piwnicy, po trasie istniejącej instalacji

ENVIROTERM

ul. Łokietka 18
59-220 Legnica
tel. 697778877
e-mail: t.wojcik@instalacje.legnica.pl

Obiekt:		Tytuł rysunku:		
Przebudowa wewnętrznej instalacji gazowej w budynku mieszkalnym wielorodzinnym		RZUT PIĘTRA I –WEW. INSTALACJA GAZU		
Adres:		Stadium: projekt techniczny		
Ul. Legnicka 49, Chojów 59-225 Identyfikator działki 020901_1.0004.209/78		Branża: sanitarna		
Projektował:		Podpis:		Nr rysunku: 2/S
mgr inż. Tomasz Wójcik Nr ewid. 165/DOS/12				
mgr inż. Agata Chrościak Nr ewid. DOS/0122/PBS/24				

POZA
OPRACOWANIEM

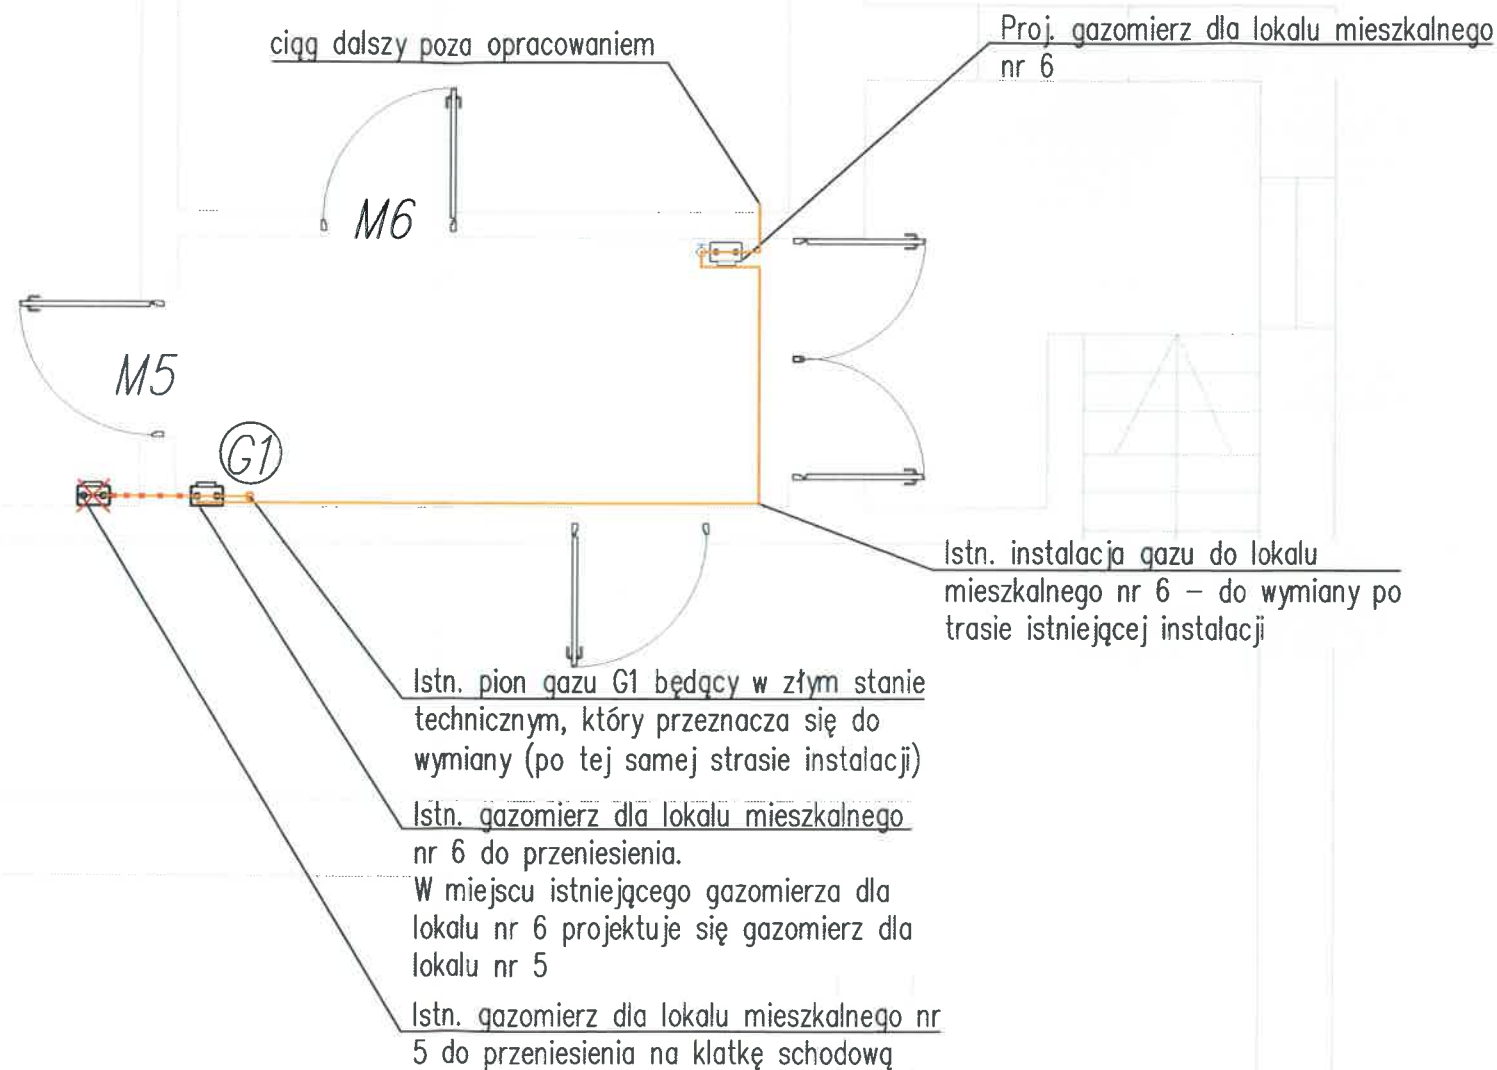

UWAGA


Gazomierze należy instalować w przedziale wysokości od 0,3m do 1,8m od poziomu podłogi do spodu gazomierza lub co najmniej 0,5 m od poziomu terenu. Gazomierze instalowane bez szafek, na tym samym poziomie co liczniki elektryczne lub inne mogące iskrzyć urządzenia, powinny być od nich oddalone co najmniej o 1m. Instalację w piwnicy, pion oraz podejścia do gazomierzy należy wykonać z rur stalowych bez szwu bądź rur stalowych ze szwem przewodowych, zgodnych z wymaganiami przedmiotowych Polskich Norm, łączonych przez spawanie. Przewody za gazomierzami lub odgałęzieniami prowadzącymi do odrębnych mieszkań lub lokali użytkowych, powinny być wykonane z rur stalowych bez szwu bądź rur stalowych ze szwem przewodowych, zgodnych z wymaganiami przedmiotowych Polskich Norm, łączonych przez spawanie, łączonych również z zastosowaniem połączeń gwintowanych lub z rur miedzianych łączonych przez lutowanie lutem twardym. Dopuszcza się system zaciskowy.

LEGENDA

- proj. instalacja gazu
- istn. instalacja gazu
- ⊙ —proj. pion gazowy
- - -proj. instalacja gazu pod stropem w piwnicy, po trasie istniejącej instalacji

ENVIROTERM

ul. Łokietka 18
59-220 Legnica
tel. 697778877
e-mail: t.wojcik@instalacje.legnica.pl

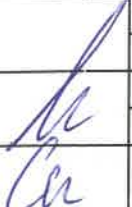Obiekt:	Przebudowa wewnętrznej instalacji gazowej w budynku mieszkalnym wielorodzinnym	Tytuł rysunku:	RZUT PIĘTRA II -WEW. INSTALACJA GAZU	
Adres:	Ul. Legnicka 49, Chojów 59-225 Identyfikator działki 020901_1.0004.209/78		Stadium: projekt techniczny	
			Branża: sanitarna	
Projektował:	mgr inż. Tomasz Wójcik Nr ewid. 165/DOS/12	Podpis:	Skala: 1:50	Nr rysunku:
			Data: 13.06.2025r	
	mgr inż. Agata Chrościak Nr ewid. DOS/0122/PBS/24			3/S

Istn. gazomierz dla lokalu mieszkalnego nr 6 do przeniesienia.
W miejscu istniejącego gazomierza dla lokalu nr 6 projektuje się gazomierz dla lokalu nr 5
Istn. gazomierz dla lokalu mieszkalnego nr 5 do przeniesienia na klatkę schodową

dalsza części poza opracowaniem
Proj. gazomierz dla lokalu mieszkalnego nr 6

Proj. gazomierz dla lokalu mieszkalnego numer 1. Dalsza część instalacji (za gazomierzem) wg odrębnego opracowania
c.d. wg odrębnego opracowania

c.d. poza opracowaniem

dalsza części poza opracowaniem
Proj. gazomierz dla lokalu mieszkalnego nr 4

Istn. gazomierz dla lokalu mieszkalnego nr 4 do przeniesienia.
W miejscu istniejącego gazomierza dla lokalu nr 4 należy przewidzieć podejście pod gazomierz dla loklau mieszkanego nr 3

Istn. pion gazu G1 DN40 będący w złym stanie technicznym, który przeznacza się do wymiany (po tej samej strasie instalacji)

do mieszkania nr 2, poza opracowaniem

LEGENDA

- proj. instalacja gazu
- istn. instalacja gazu bez zmian
- ⊗ — proj. pion gazowy
- × — istn. instalacja gazu do demontażu

UWAGA

Gazomierze należy instalować w przedziale wysokości od 0,3m do 1,8m od poziomu podłogi do spodu gazomierza lub co najmniej 0,5 m od poziomu terenu. Gazomierze instalowane bez szafek, na tym samym poziomie co liczniki elektryczne lub inne mogące iskrzyć urządzenia, powinny być od nich oddalone co najmniej o 1m. Instalację w piwnicy, pion oraz podejścia do gazomierzy należy wykonać z rur stalowych bez szwu bądź rur stalowych ze szwem przewodowych, zgodnych z wymaganiami przedmiotowych Polskich Norm, łączonych przez spawanie. Przewody za gazomierzami lub odgałęzieniami prowadzącymi do odrębnych mieszkań lub lokali użytkowych, powinny być wykonane z rur stalowych bez szwu bądź rur stalowych ze szwem przewodowych, zgodnych z wymaganiami przedmiotowych Polskich Norm, łączonych przez spawanie, łączonych również z zastosowaniem połączeń gwintowanych lub z rur miedzianych łączonych przez lutowanie lutem twardym. Dopuszcza się system zaciskowy.

DN40

DN25

DN40

DN25

DN40


DN25

DN25

DN25

DN40

przewodź pod stropem piwnicy

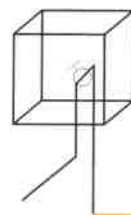

ENVIROTERM

ul. Łokietka 18
59-220 Legnica
tel. 697778877
e-mail: t.wojcik@instalacje.legnica.pl

Obiekt: Przebudowa wewnętrznej instalacji gazowej w budynku mieszkalnym wielorodzinnym

Tytuł rysunku: IZOMETRIA –WEW. INSTALACJA GAZU

Adres: Ul. Legnicka 49, Chojów 59-225
Identyfikator działki 020901_1.0004.209/78

Stadium: projekt techniczny
Branża: sanitarna

Projektował: mgr inż. Tomasz Wójcik
Nr ewid. 165/DOS/12

Podpis:
Skala: 1:50
Data: 13.06.2025r

Nr rysunku:

mgr inż. Agata Chrościak
Nr ewid. DOS/0122/PBS/24

4/S